


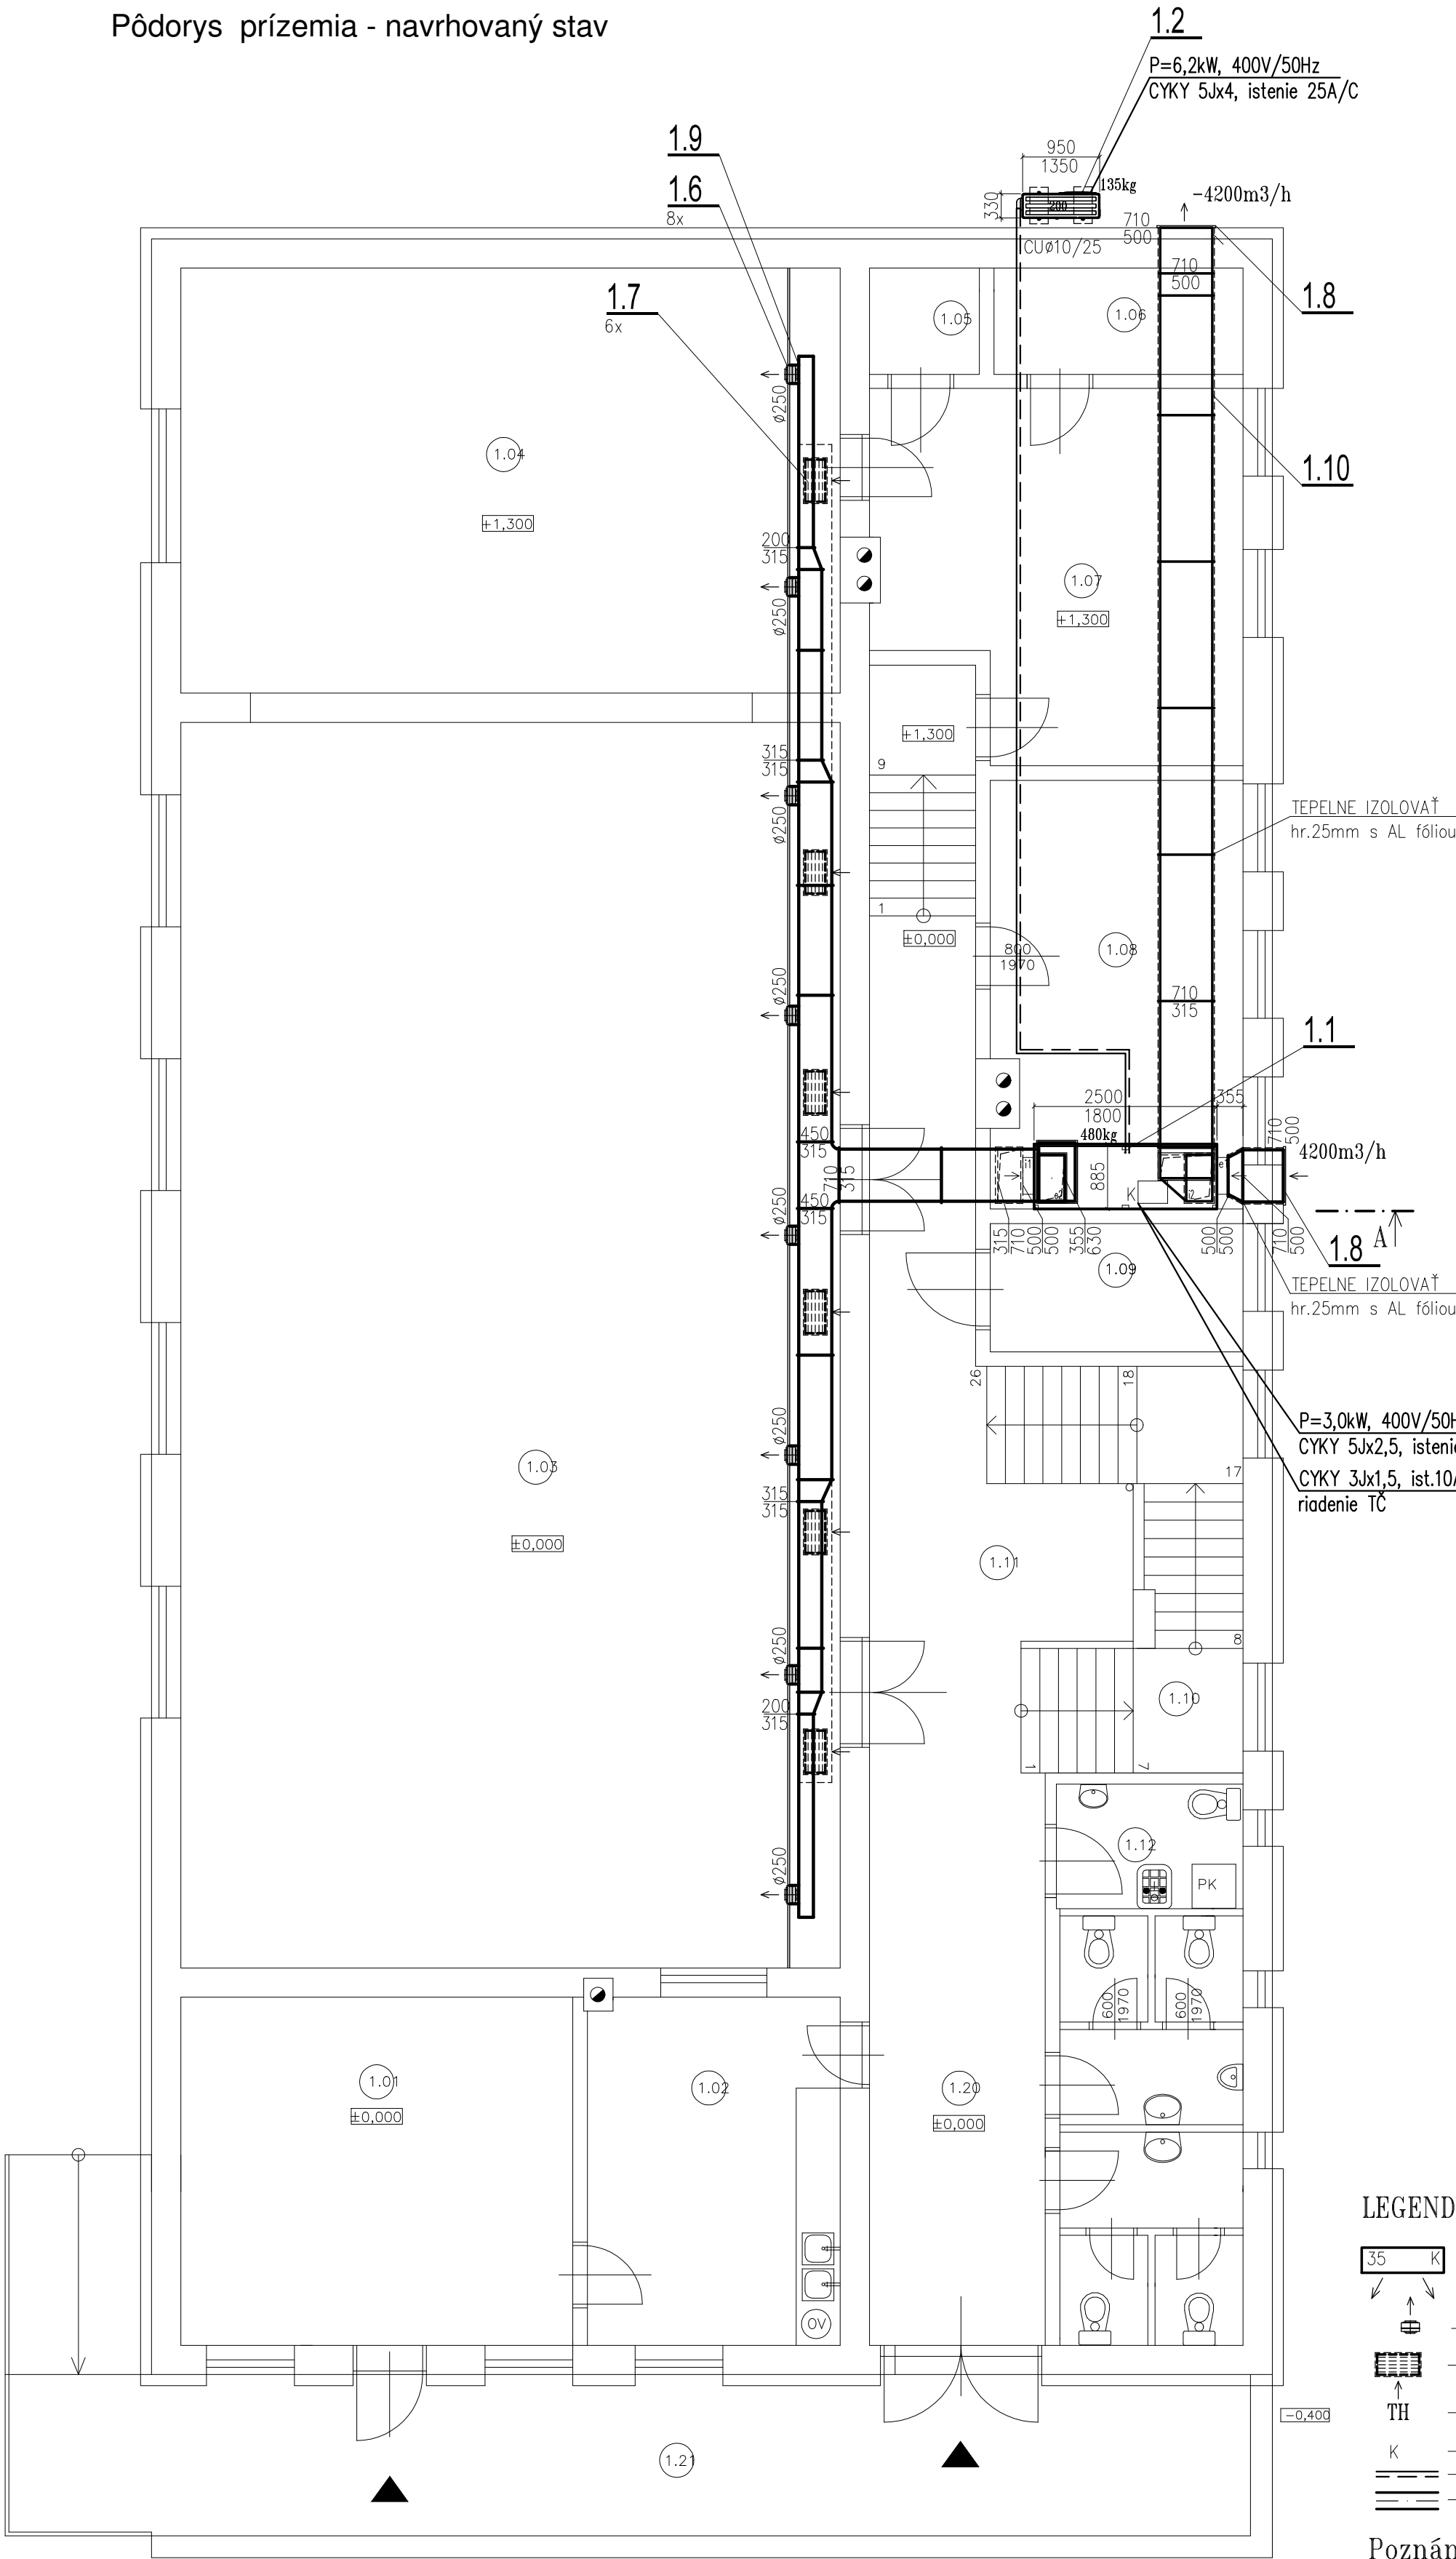

Legenda miestností:

Kód	Názov miestnosti	Podlaha m ²	Steny	Stropy	Poznámka
1.01	Šatňa	25,40	keramická dlažba soklik v. 50 mm	štuková omietka	sadrokartón
1.02	Výdaj jedál	16,40	keramická dlažba soklik v. 50 mm	štuková omietka keramický obklad	sadrokartón
1.03	Sála	153,00	drevená podlaha lišta	štuková omietka	sadrokartón
1.04	Javisko	52,20	drevená podlaha lišta	štuková omietka	sadrokartón
1.05	Sklad I.	2,20	keramická dlažba soklik v. 50 mm	štuková omietka	sadrokartón
1.06	Sklad II.	4,90	keramická dlažba soklik v. 50 mm	štuková omietka	sadrokartón
1.07	Šatňa	23,50	keramická dlažba soklik v. 50 mm	štuková omietka	sadrokartón
1.08	Sklad III.	19,80	keramická dlažba soklik v. 50 mm	štuková omietka	sadrokartón
1.09	Tech. miestnosť	6,00	keramická dlažba soklik v. 50 mm	štuková omietka	sadrokartón
1.10	Schodisko	14,30	keramická dlažba soklik v. 50 mm	štuková omietka	sadrokartón
1.11	Chodba	33,50	keramická dlažba soklik v. 50 mm	štuková omietka	sadrokartón
1.12	WC ŽTP	5,50	keramická dlažba soklik v. 50 mm	štuková omietka keramický obklad	sadrokartón
1.13	Predsieň WC muži	2,30	keramická dlažba soklik v. 50 mm	štuková omietka keramický obklad	sadrokartón
1.14	WC muži	1,40	keramická dlažba soklik v. 50 mm	štuková omietka keramický obklad	sadrokartón
1.15	WC muži	1,40	keramická dlažba soklik v. 50 mm	štuková omietka keramický obklad	sadrokartón
1.16	Predsieň WC ženy	1,90	keramická dlažba soklik v. 50 mm	štuková omietka keramický obklad	sadrokartón
1.17	WC ženy	1,40	keramická dlažba soklik v. 50 mm	štuková omietka keramický obklad	sadrokartón
1.18	WC ženy	1,40	keramická dlažba soklik v. 50 mm	štuková omietka keramický obklad	sadrokartón
1.19	Čistiaca miestnosť	2,20	keramická dlažba soklik v. 50 mm	štuková omietka keramický obklad	sadrokartón
1.20	Chodba	12,60	keramická dlažba soklik v. 50 mm	štuková omietka	sadrokartón
1.21	Závetrie	36,60	betónová dlažba soklik v. 50 mm	exteriér. omietka kamenný obklad	
Úžitková plocha		381,30 m ²			
Zastavaná plocha		490,60 m ²			

LEGENDA VZT:

- 35

K
- nástenná klimatizačná jednotka
- ↑

↓
- kruhová dýza AJD-250
- ↑

↓
- štvorhranná výstka NOVA-A-1-2-625x325-R1.UR
- ↑

↓
- Tlmič hluku
- K

-

Pripojenie na odvod kondenzátu (rieši ZTI)
- ==

-


medené izolované potrubie klimatizácie s izoláciou ARMAFLEX
- ==

-

VZT potrubie kruhové resp. štvorhranné

Poznámky:

- Potrubie uchytiť do stien a do stropu po cca 2-3m
- Potrubie a tlmiace vložky vodiťo prepojiť, potrubie napájajúce sa cez tlmiace vložky podprieť
- Konzoly, závesy a podpory vyhotoviť pri montáži z dodaného profilového materiálu
- Presné osadenie a umiestnenie jednotlivých VZT zariadení, výstiek a potrubí je nutné upresniť ešte pred ich montážou po zameraní stav. konštrukcií a zosúladiť so svietidlami v kazetovom podhlade
- Rozvody VZT je nutné vykorigovať s rozvodmi iných profesií
- Umiestnenie výstiek prispôbiť symetricky podľa umiestnenia svietidiel v strope

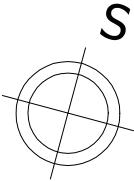

HIP:	Ing. Marta Tomková		KLIMA – PRO s.r.o. E – mail: bak@klima.sk	
Zodp.projektant:	Ing. Jaroslav Bak			
Projektant:	Ing. Jaroslav Bak			
Kreslil:	Ing. Jaroslav Bak			
Investor: Obec Svinice			Počet A4:	4
STAVBA: Zvyšovanie energetickej hospodárnosti budovy Kultúrneho domu a obecného úradu v obci Svinice			Dátum:	03 / 2025
			Stupeň:	STAVEBNÉ POVOLENIE
			Číslo zákazky:	415B-SK
Časť:	VZDUCHOTECHNIKA, CHLADENIE			
OBSAH:	PODORYS PRÍZEMIA-NAVRHOVANÝ STAV		Mierka: 1: 75	Číslo výkr.: VZ-1